




ELEWACJA POŁUDNIOWA

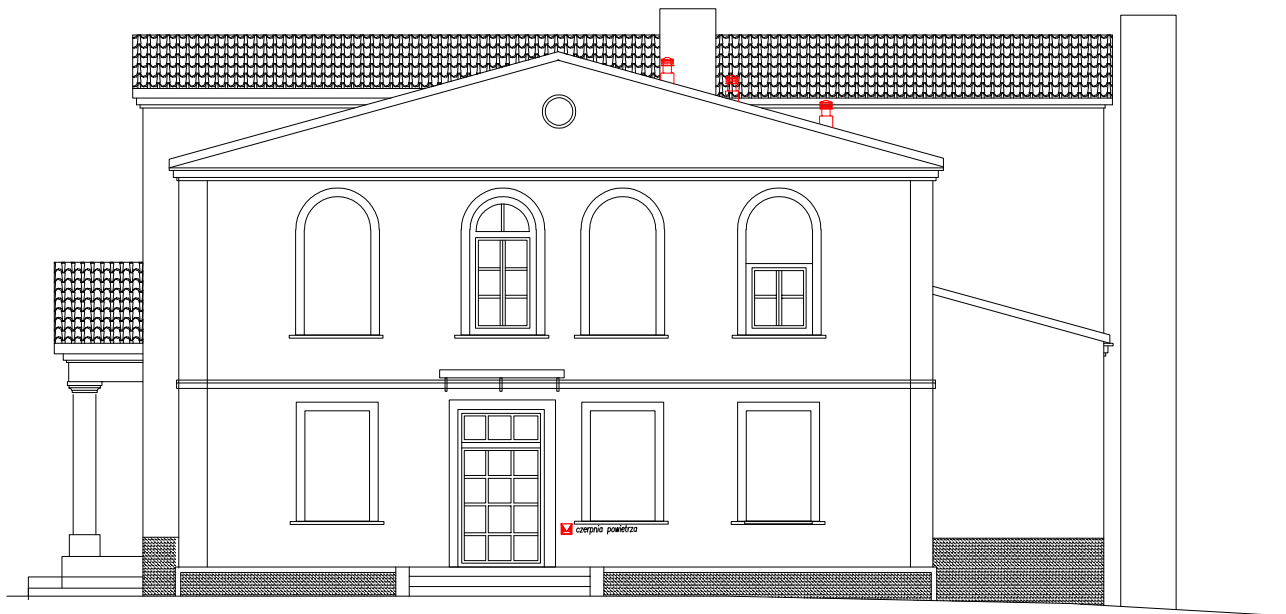

ELEWACJA PÓLNOCNNA

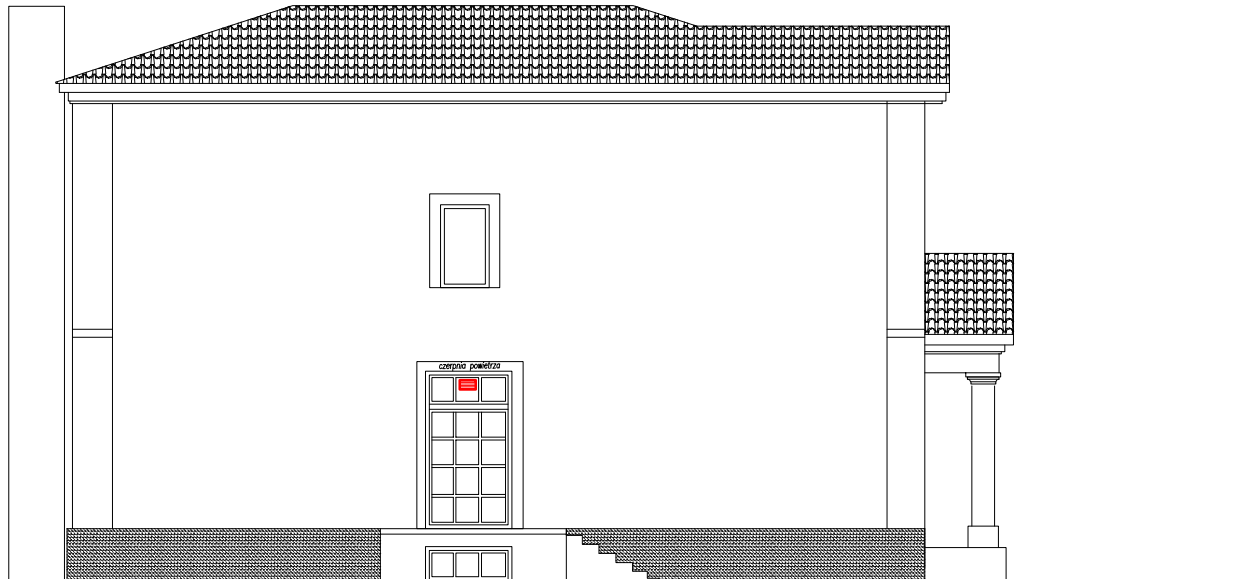

TEMAT OPRACOWANIA: PROJEKT BUDOWLANY WENTYLACJI MECHANICZNEJ NAWIEWNO-WYWIEWNEJ			
JEDNIUSTKA PROJEKTOWA: PRACOWNIA PROJEKTOWO - USŁUGOWA ul. Wyzwolenia 27, 20-368 Lubin tel. 503 040 307, e-mail: pracownia.td@op.pl		THERMDESIGN 	
INWESTOR: Gmina Piaski 20-050 Piaski ul. Lubelska 77		UŻYTKOWNIK/LOKALIZACJA: Specjalny Ośrodek Szkolno-Wychowawczy Kozlice Dolne Kolonia 33, dz. nr ew. 165, obr. 21	
TEMAT RYSUNKU: ELEWACJA PÓLNOCNNA I POŁUDNIOWA			NR RYS.: is 06
PROJEKTANT w specjalności instalacyjnej w zakresie sieci, instalacji i urządzeń ciepłych, wentylacyjnych, gazowych, wodociągowych i kanalizacyjnych mgr inż. Tomasz Drzewicki LUB/0052/P005/08			SKALA: 1:75
SPRAWDZAJĄCY w specjalności instalacyjnej w zakresie sieci, instalacji i urządzeń ciepłych, wentylacyjnych, gazowych, wodociągowych i kanalizacyjnych inż. Albert Dragan LUB/0171/PWOS/05			DATA: 2019 10 czerwca